


LEGENDA DE EQUIPAMENTO		
AMBIENTES	EQUIPAMENTO	QTD
COZINHA DESPENSA COPA LACTÁRIO ADM		01
		01
		01
		01
		01
		01
		02
		01
		01
		06
LAVANDERIA		01
		01
APOIO GERAL		02
		02
APOIO GERAL		09
		02
APOIO GERAL		02
		01
		01
		02
		02
		02
APOIO GERAL		15
		06

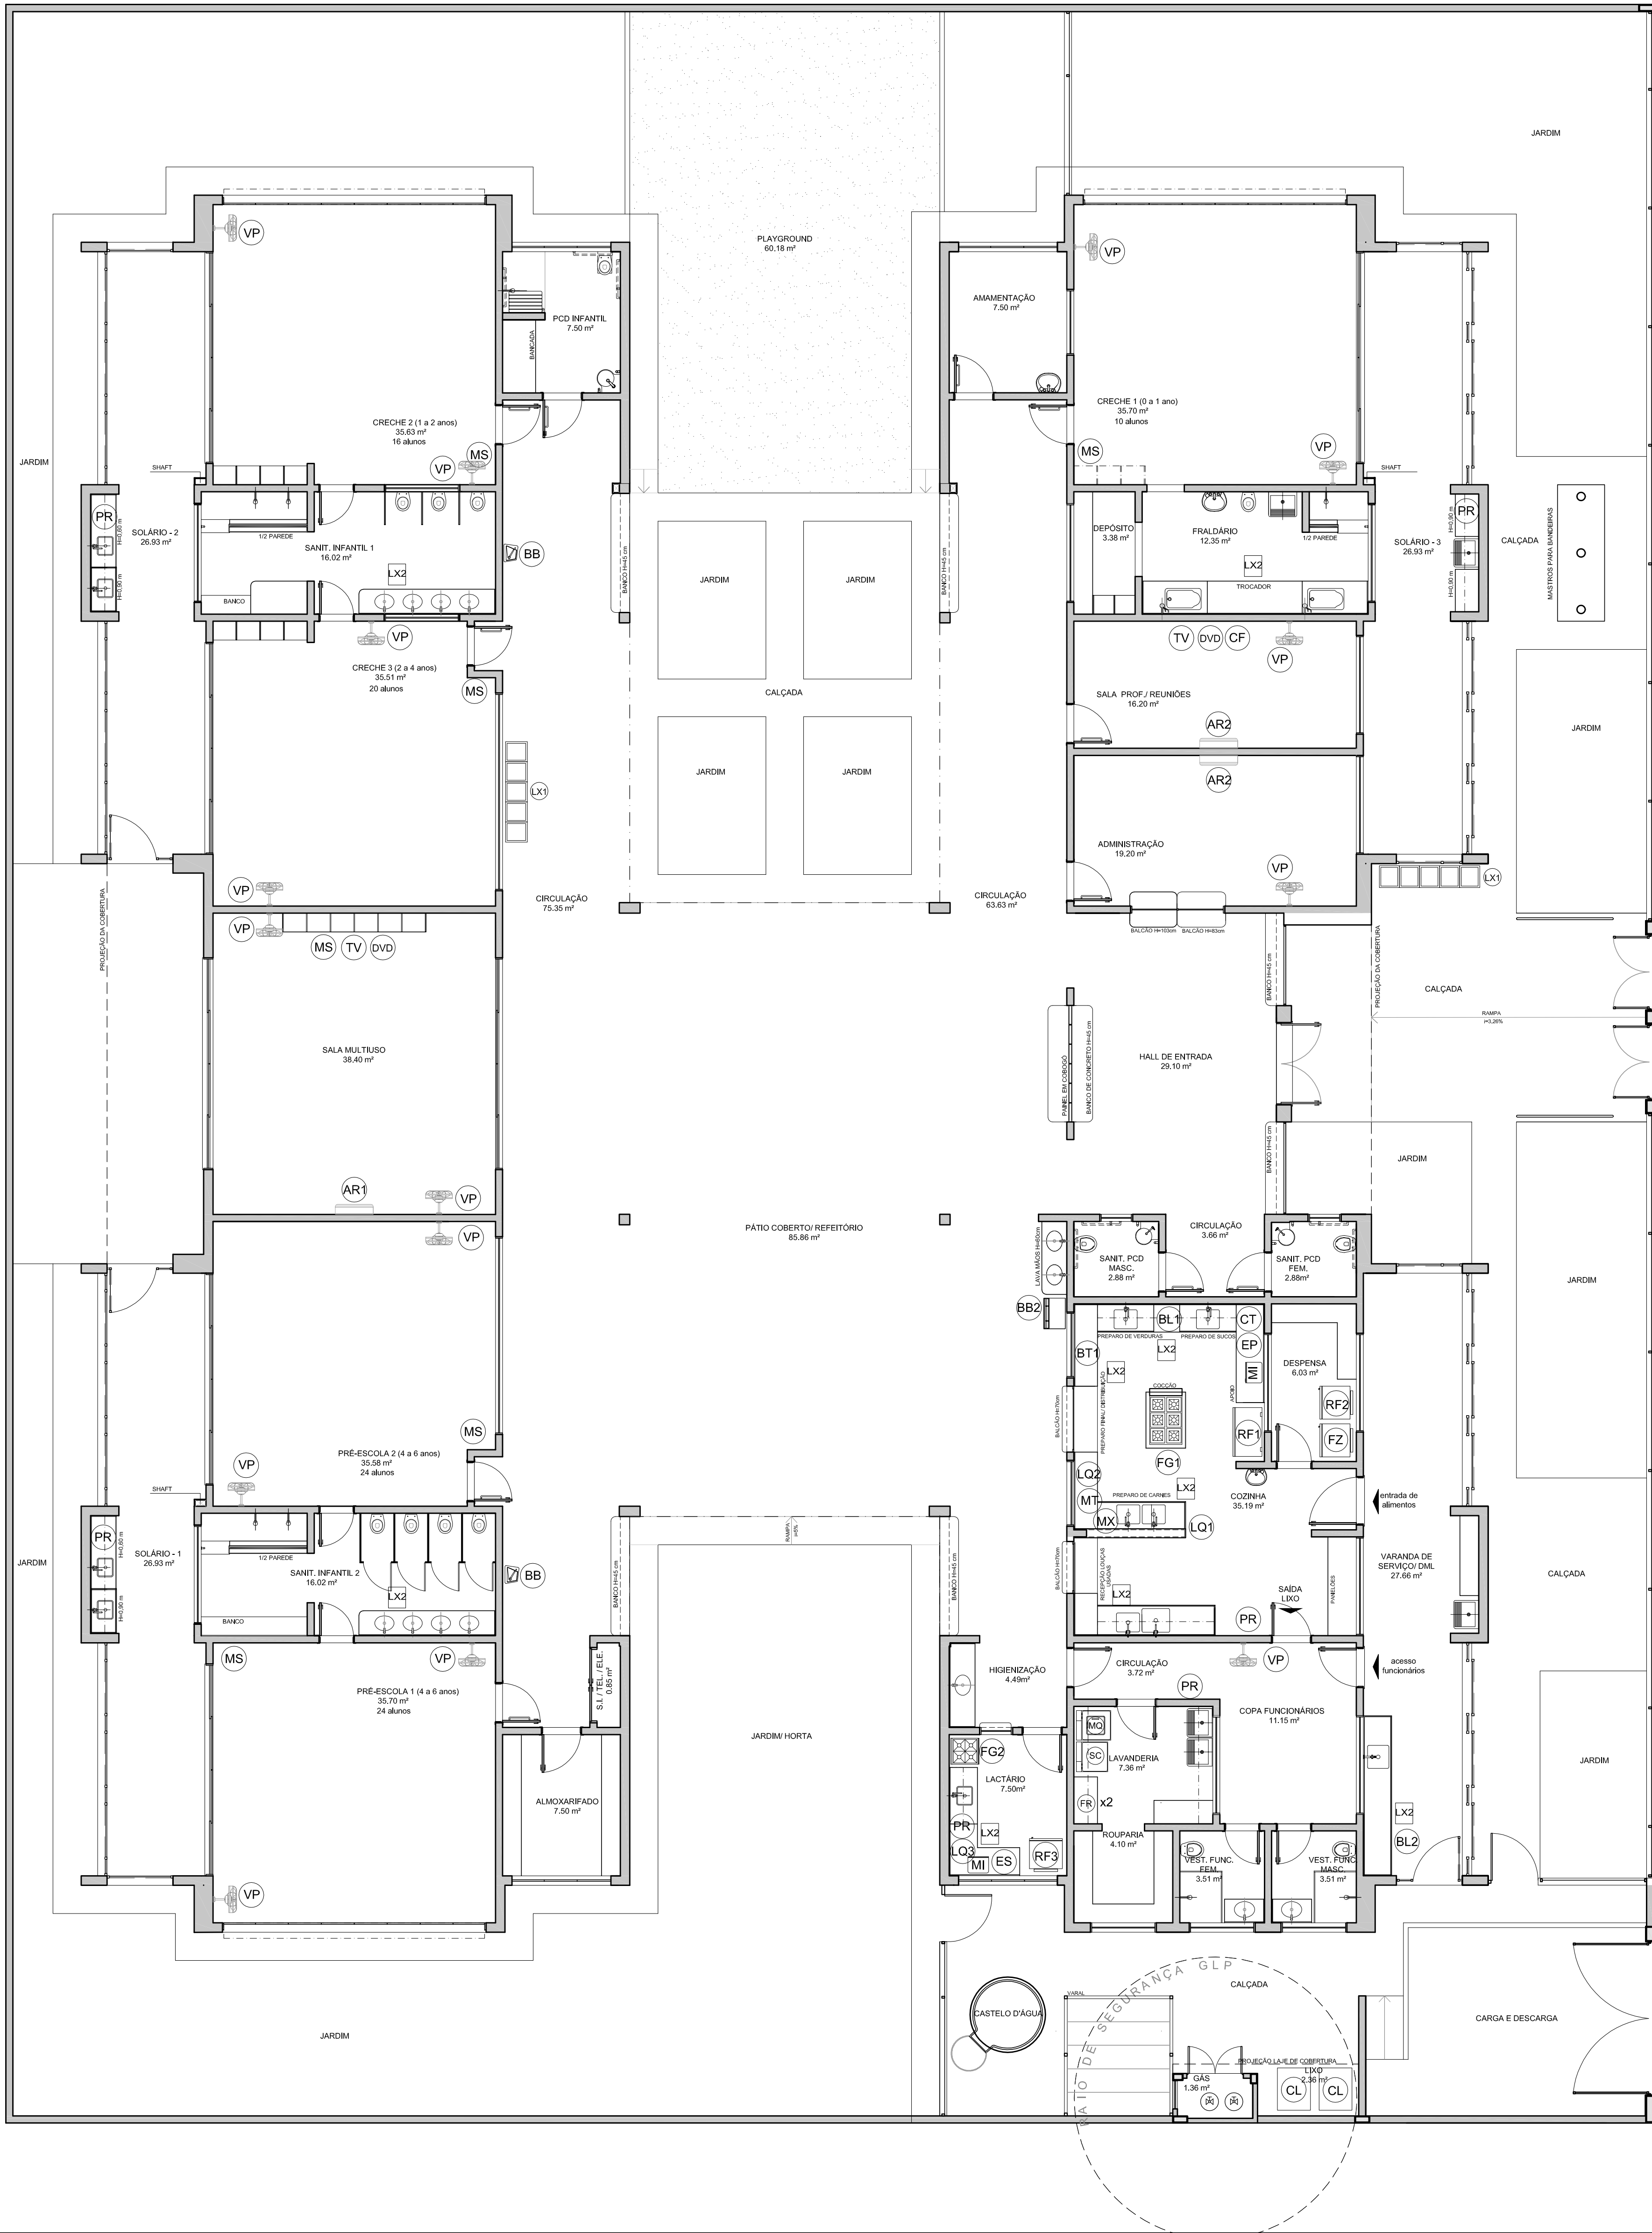

NOTAS		
- MEDIDAS E NÍVEIS EM METROS; - VERIFICAR POSIÇÃO EXATA DOS PILARES NO PROJETO ESTRUTURAL; - VERIFICAR DETALHES CONSTRUTIVOS PERTINENTES NAS PRANCHAS DE DETALHAMENTO; - EM CASO DE CONFLITO DE INFORMAÇÕES ENTRE O PROJETO GRÁFICO E O MEMORIAL DESCRITIVO, PREVALEÇA A INFORMAÇÃO CONTIDA NOS DESENHOS; - ALTERAÇÕES NESTE PROJETO SOMENTE COM AUTORIZAÇÃO EXPRESSA DO FNDE		
REFERÊNCIAS:		
- PLANILHA DE QUANTITATIVOS- - MEMORIAL DESCRITIVO E ESPECIFICAÇÕES TÉCNICAS		
LEGENDA:		
	INDICAÇÃO NÍVEIS PLANTA E CORTE	
	INDICAÇÃO DE CORTES	
	INDICAÇÃO DE FACHADAS	
	INDICAÇÃO DE PORTAS E JANELAS	

02	JANEIRO/ 2017	Atendimento à NBR 9050/ 2015; Alteração: quadro de áreas, sanitários infantis 1 e 2, altura da platibanda, mobiliário e equipamento, altura da cerâmica nos sanitários, cor dos portões dos solários e altura da porta PM4; Acréscimo das duchas higiênicas e escaninhos pré-escola. Retirada da chapa de aço abaixo da platibanda.
01	AGOSTO/ 2016	Alteração paredes - shaft para tubulação hidráulica e detalhamento; alteração da altura da platibanda.
Nº	DATA	DESCRIÇÃO
CONTROLE DE REVISÕES		

PREFEITURA MUNICIPAL
DE ROSÁRIO DO SUL
APROVADO
Rosário do Sul, 13/10/2025
Thiago Nunes
DEPARTAMENTO DE ENGENHARIA



PREFEITURA MUNICIPAL DE ROSÁRIO DO SUL
ESTADO DO RIO GRANDE DO SUL – BRASIL
SECRETARIA MUNICIPAL DE OBRAS, VIAÇÃO, TRÂNSITO E TRANSPORTE
DEPARTAMENTO DE ENGENHARIA

CRECHE PRÉ ESCOLA - FNDE - TIPO 2

Endereço: Rua Olavo Bilac - Bairro João Nunes da Silva
Responsável Técnico: Proprietário

Gleber Clairton Severo Machado
CAU: A29825-5
CPF: 610.410.170-49
Marcos Paulo Silva da Luz
Prefeito Municipal de Rosário do Sul

PROGRAMA PROINFÂNCIA - PROJETO TIPO 2 PROJETO DE ARQUITETURA

COORDENAÇÃO CGEST - Coordenação Gerol de Infraestrutura Educatonal		PLANTA BAIXA LAYOUT EQUIPAMENTO		ARQ
FORMATO (800x680)	REVISÃO R.00 R.01 R.02	ESCALA 1/75 DATA EMISSÃO JANEIRO/2017	PRANCHA 04/35	