



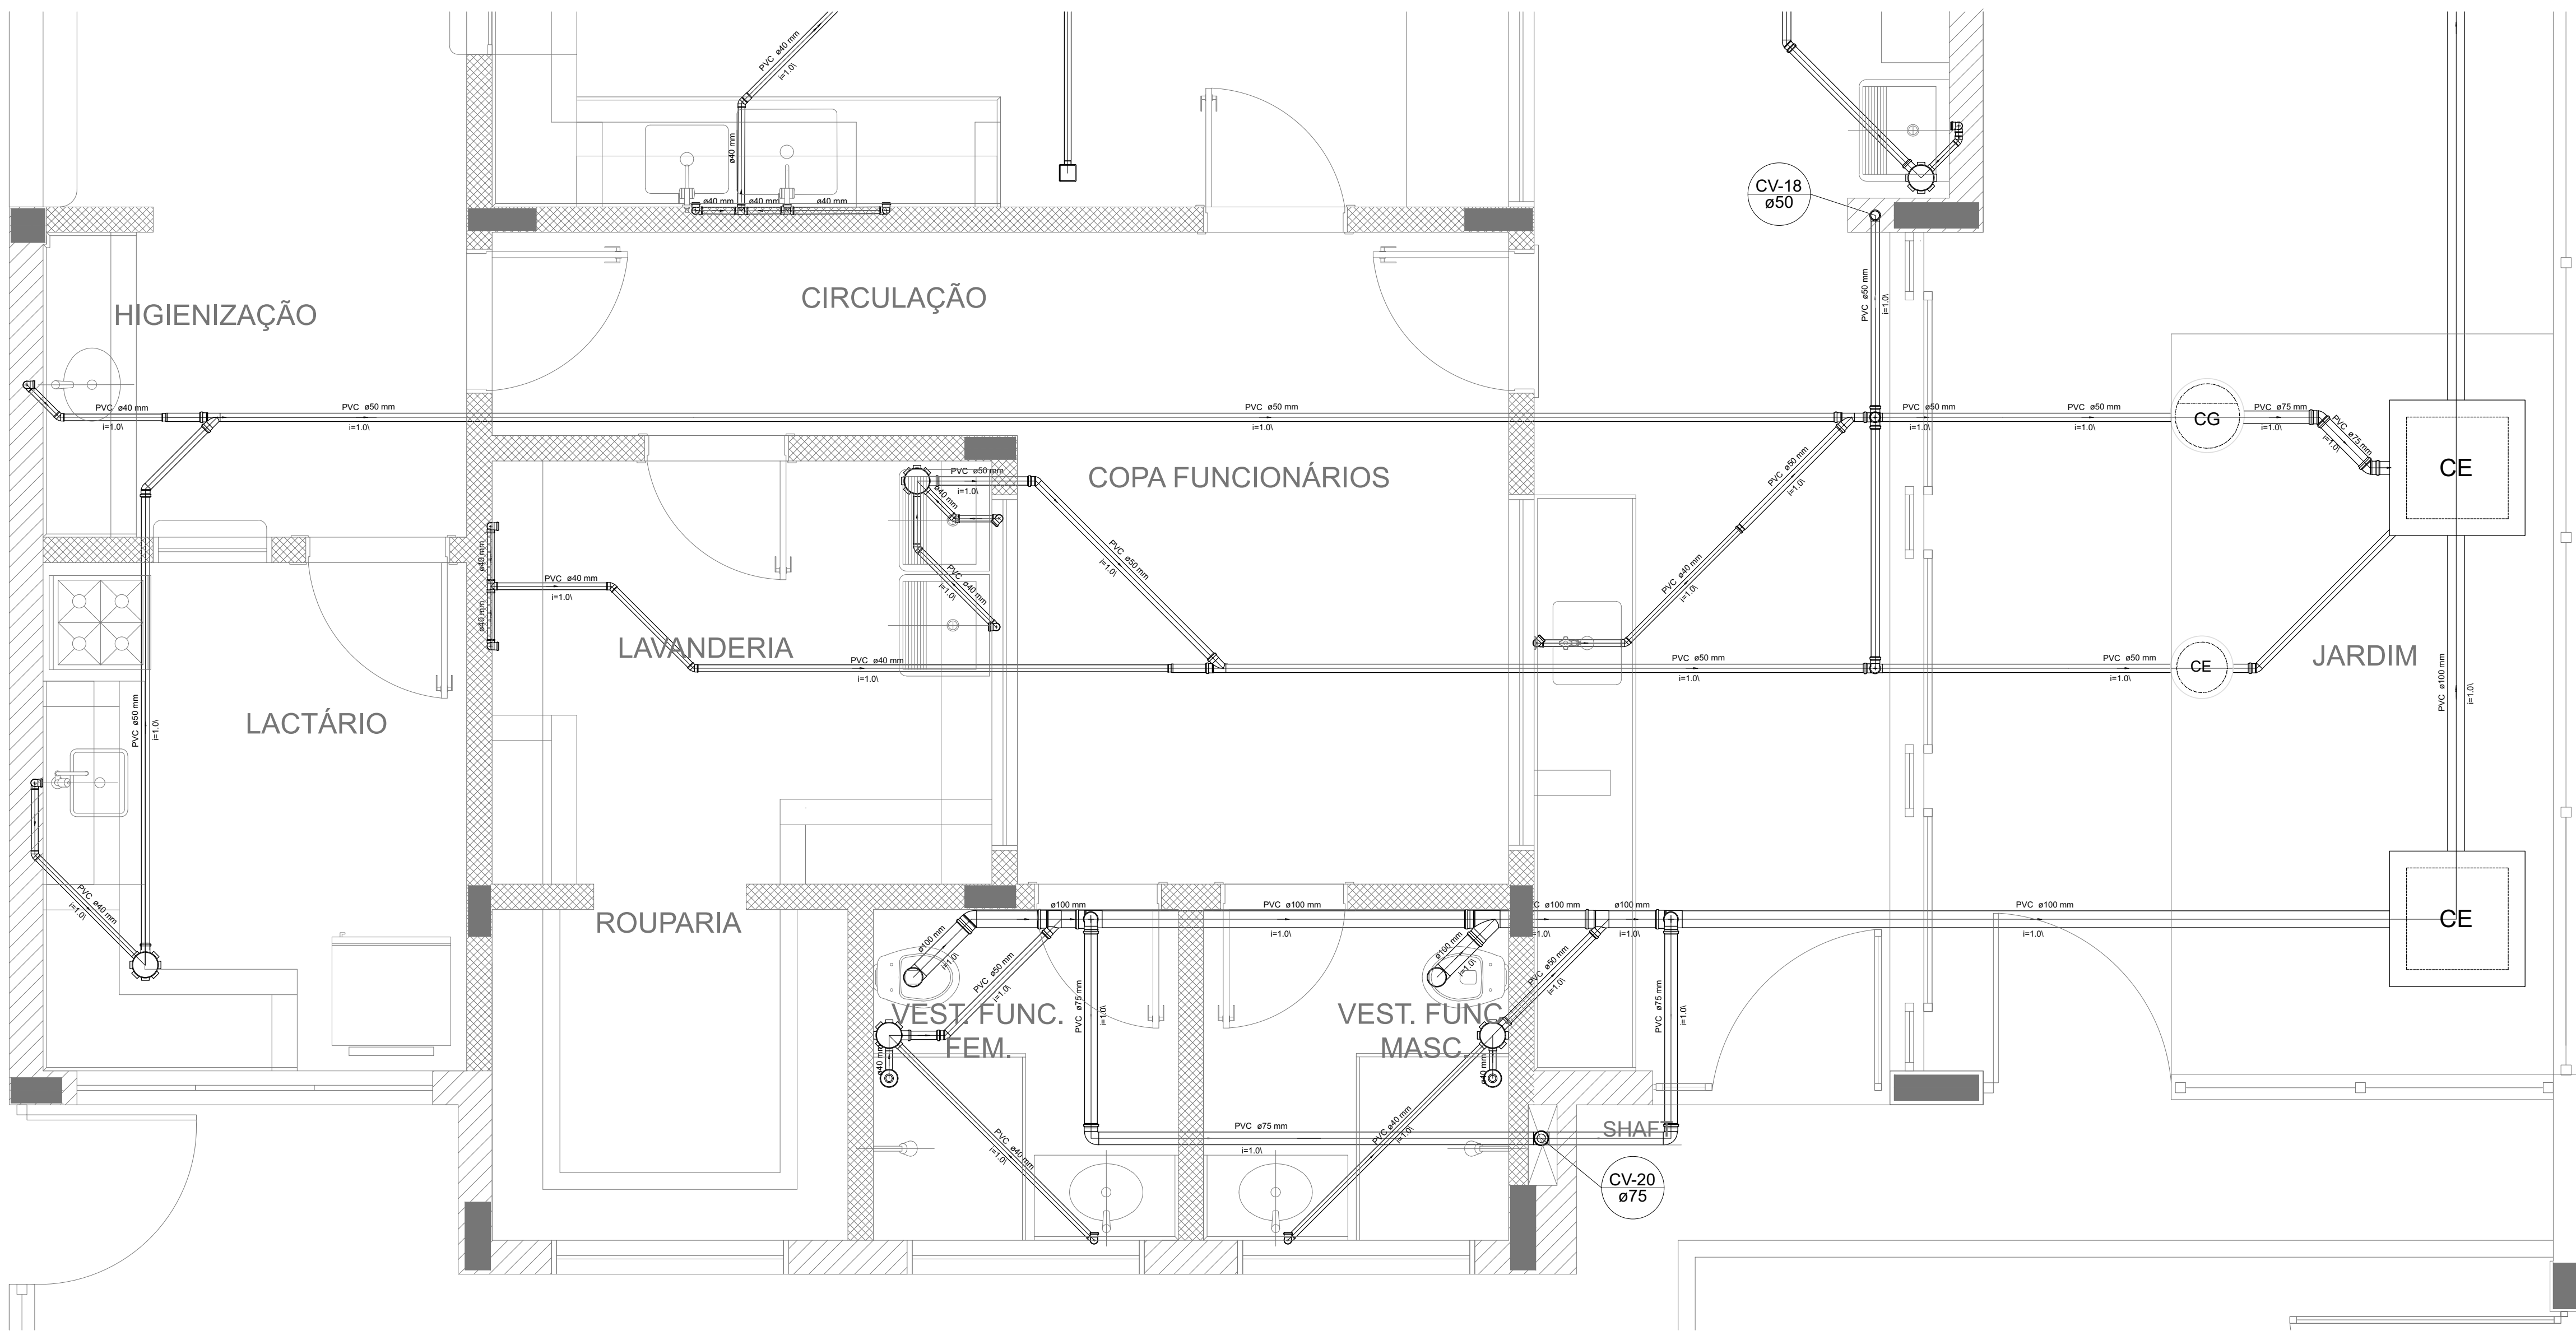


Detalhe S12
escala 1:25

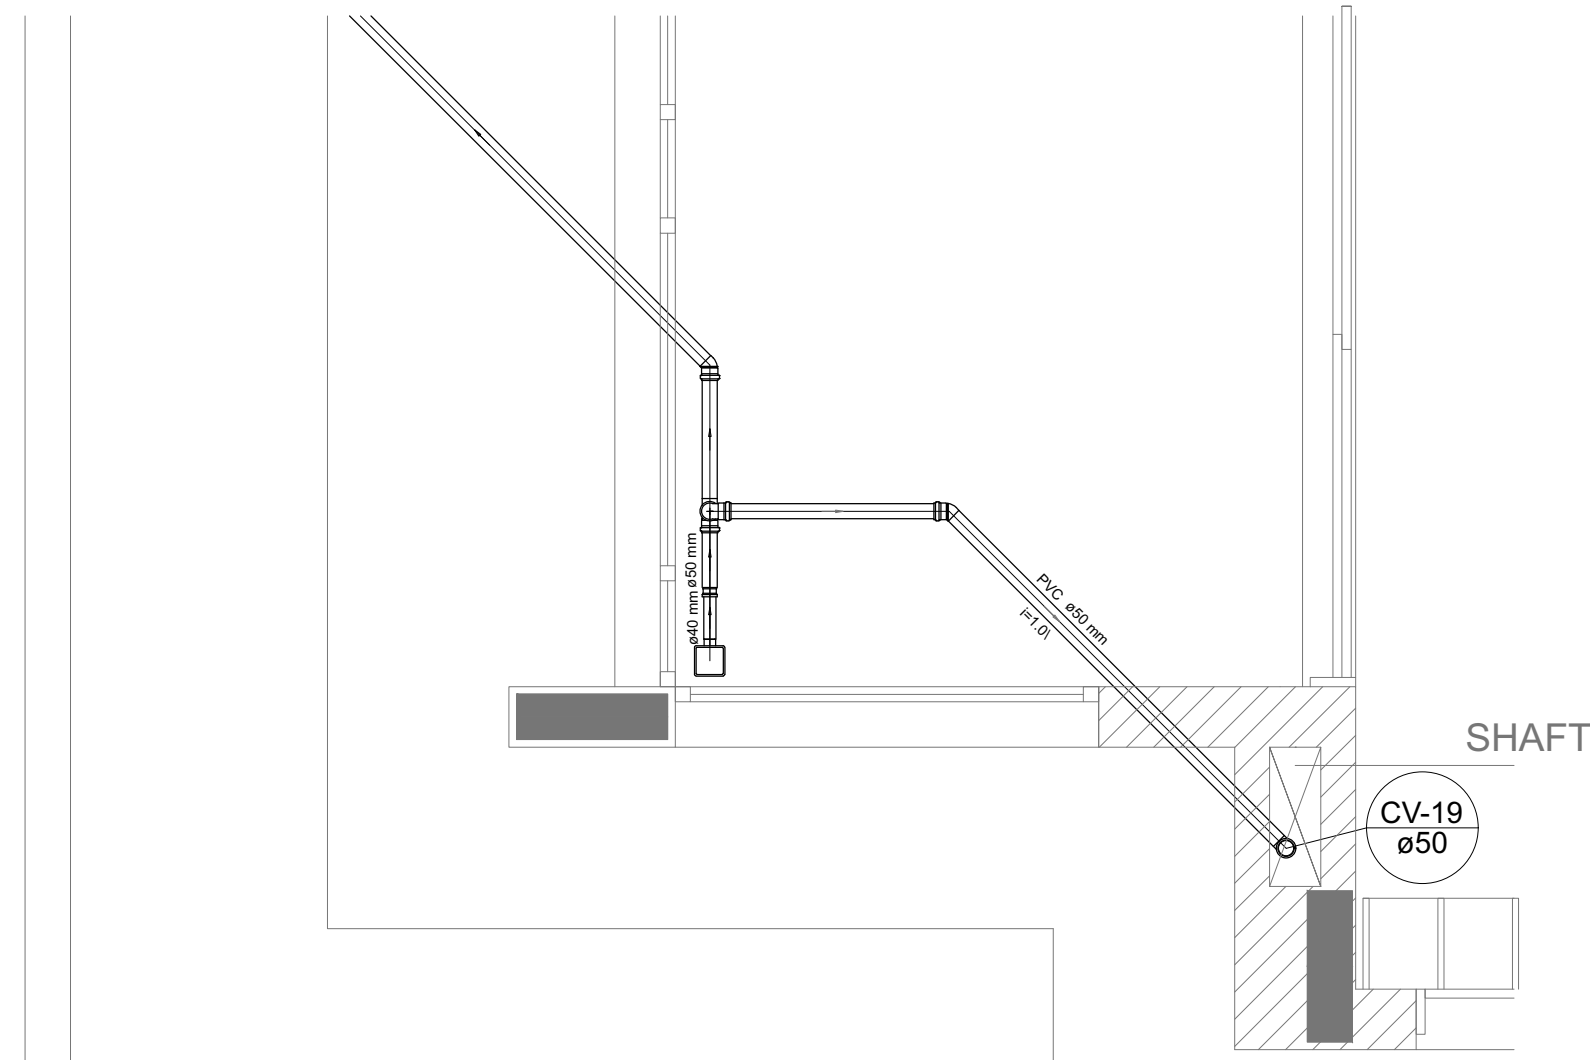


Detalhe S13
escala 1:25


LEGENDA	
CE	CAIXA DE INSPEÇÃO ESGOTO SIMPLES 60 x 60 cm
CG	CAIXA DE GORDURA
EF	CAIXA DE ESGOTO
EL	CAIXA SIFONADA
RL	BUCHA DE REDUÇÃO LONGA
RA	RAMAIS DE VENTILAÇÃO
RLS	RAIO SIFONADO
RE	REDUÇÃO EXCÊNTRICA
RLB	RAIO SECO
RES	REDUÇÃO EXCÊNTRICA - SUPERIOR
RLD	RAIO LINEAR SCM
TE45	TE 45
TE90	TE 90
TE90R	TE 90 COM REDUÇÃO
COL	JOELHO 90 - COLUNA
JUN	JUNÇÃO SIMPLES

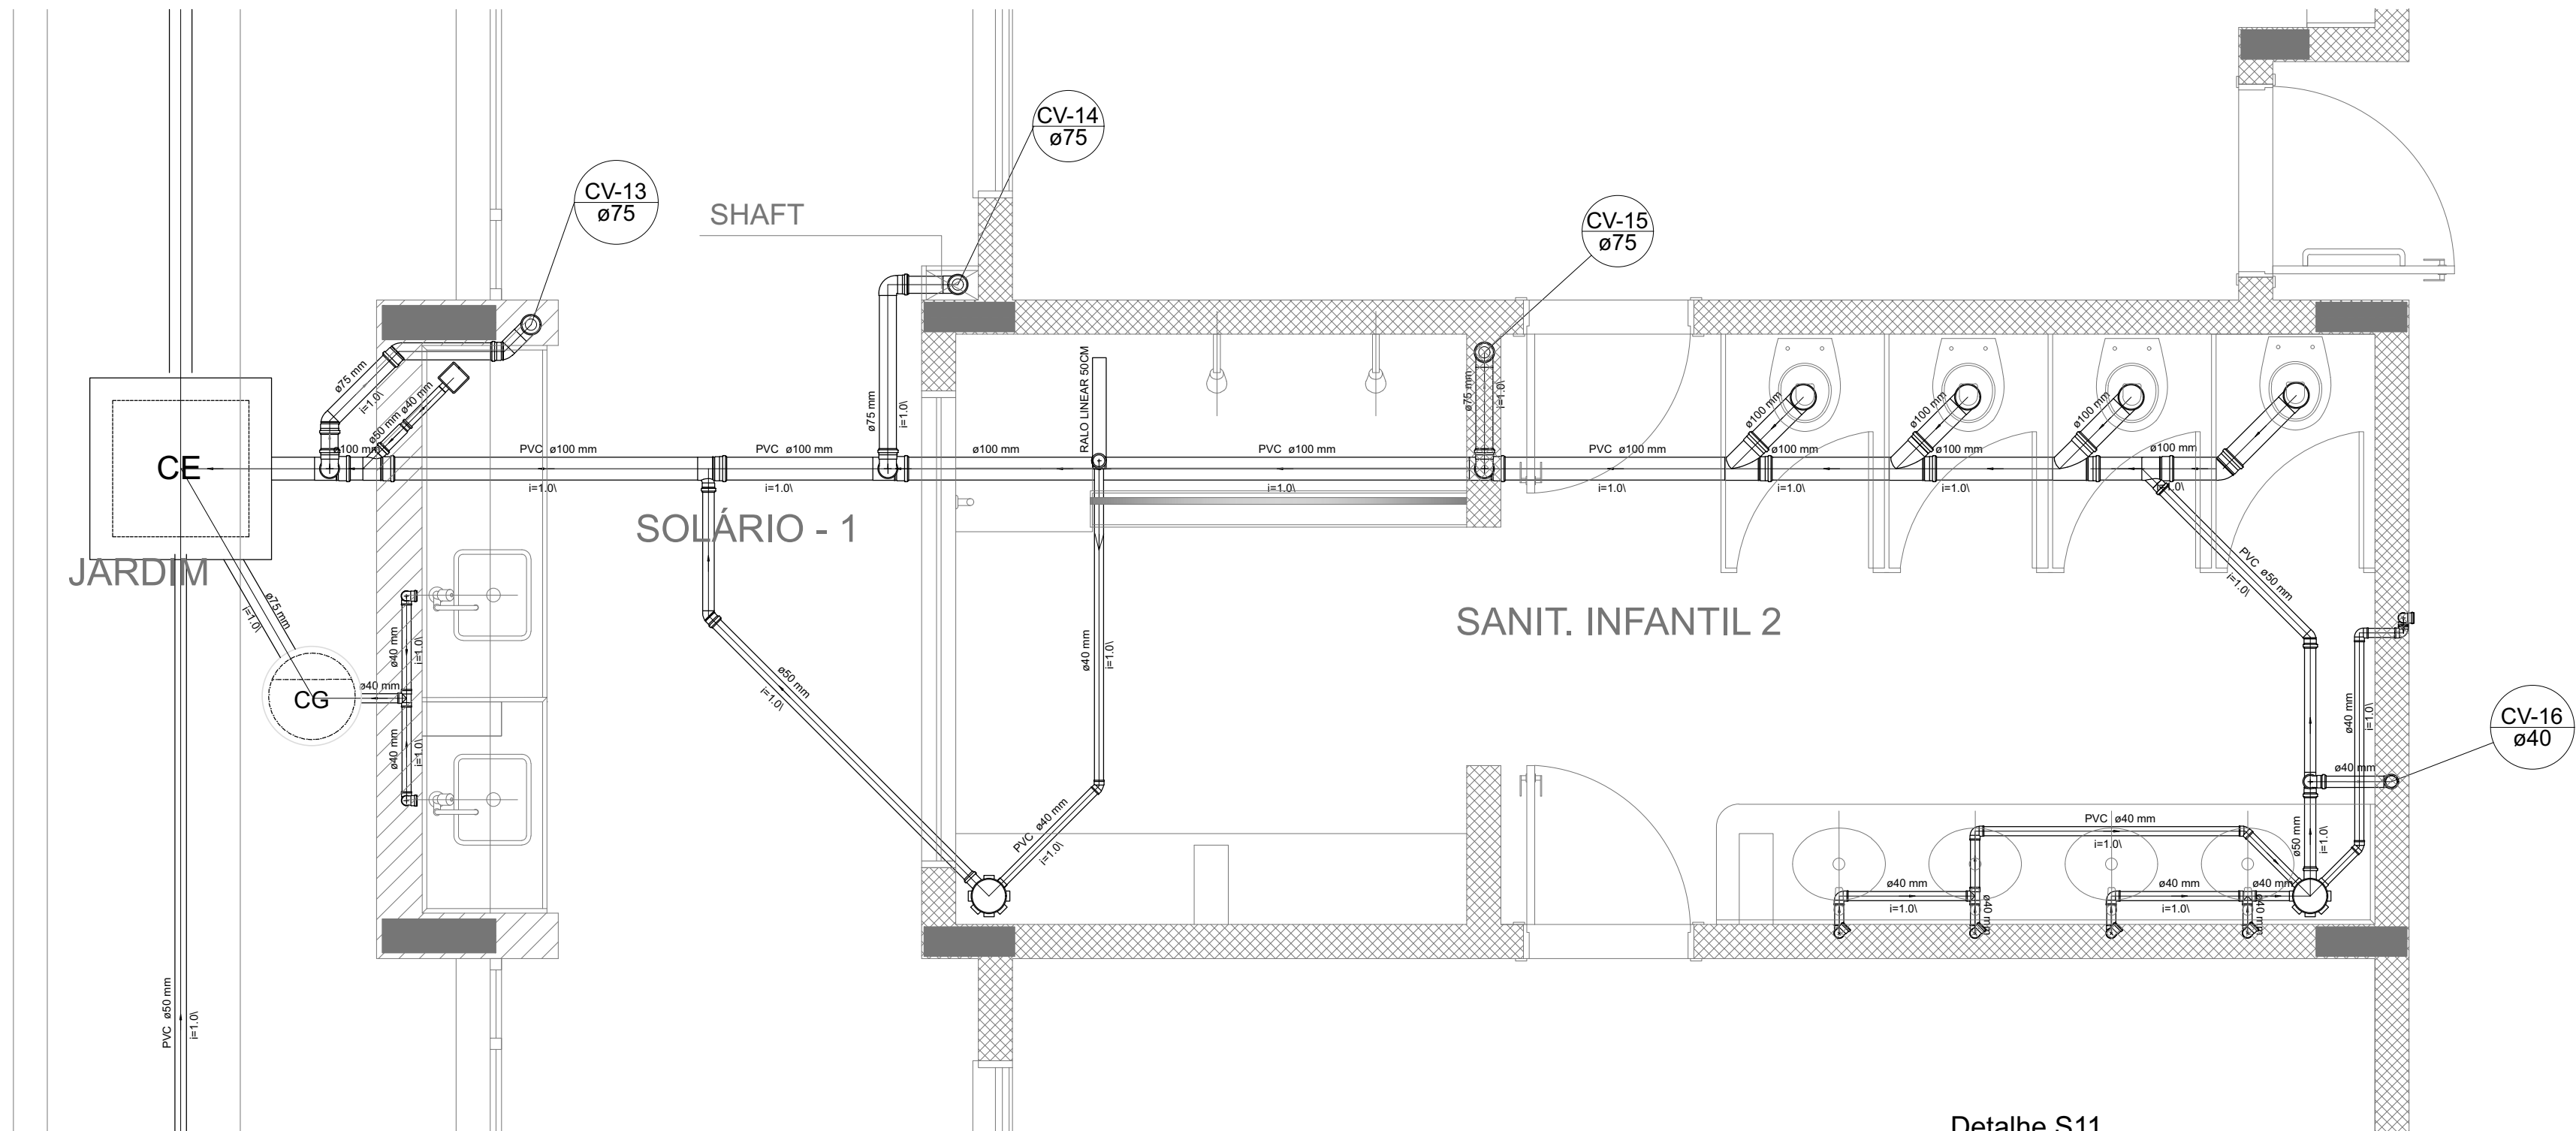

Detalhe S11
escala 1:25

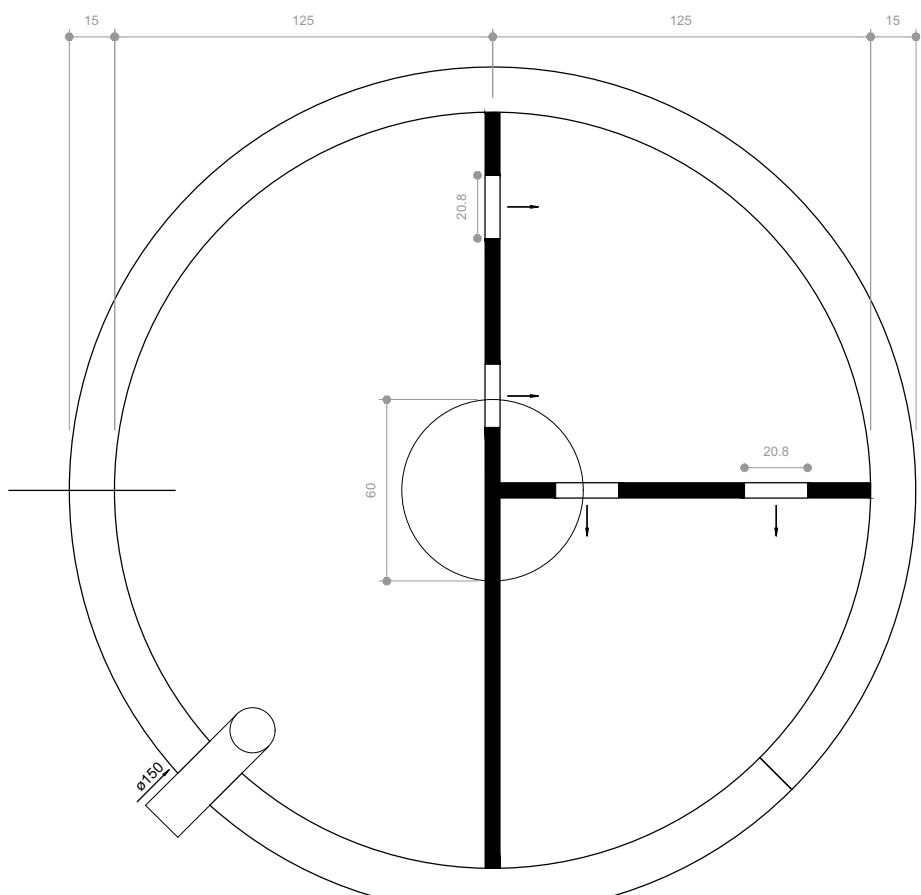

TANQUE SÉPTICO
PLANTA BAIXA - ESC. 1:25

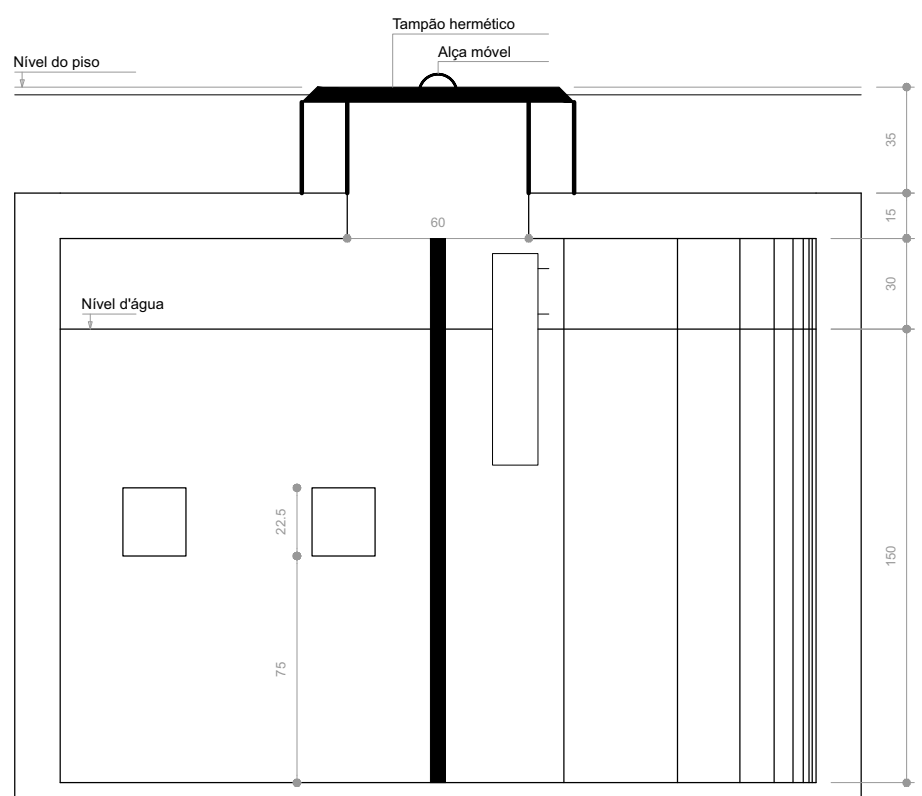

TANQUE SÉPTICO
CORTE - ESC. 1:25



2 PONTOS DE VENTILAÇÃO
ESCALA 1/10

NOTAS

- DE PROJETO DEVE SER ADAPTADO TECNOLÓGICAMENTE CONFORME AS NECESSIDADES MUNDIAIS.
- PARA COLETA DOS DEJETOS OBSERVAR POSTURAS MUNDIAIS.
- CASO SEJA NECESSÁRIA A ELABORAÇÃO DE PROJETO DE FOSSA E SUMIDOURO, ESTE FICARÁ A CARGO DO ENTE FEEDBACK.
- O ENTE FEDERADO DEVERÁ REALIZAR AS ALTERAÇÕES NECESSÁRIAS À APROVAÇÃO E, APÓS ESTA, INCLUIR NO PROJETO, SINCRONIZANDO-O COM O PROJETO DE ENGENHARIA RESPONSÁVEL, PELAS ADEQUAÇÕES.
- EXECUTAR ESTE PROJETO JUNTAMENTE COM O PROJETO ESTRUTURAL.
- ANTES DA CONCRETAGEM PREVER PASSAGEM PARA TUBULAÇÕES DENTRO DOS LIMITES ESTABELECIDOS PELA NBR 6118:2014.

REFERÊNCIAS:

- MEMORIAL DESCRITIVO E ESPECIFICAÇÕES TÉCNICAS;
- PLANILHA DE QUANTITATIVOS.

02	JANEIRO/2011	Atendimento à NBR 9050/2015; Alteração: quanto de drenagem sanitária infantil 1 e 2, altura da plataforma, mobiliário e equipamento, altura da câmara nos sanitários, cor dos portões dos sanitários e altura da porta P.A.C.; Análise das tubulações hidráulicas e esgotos pré-existente. Redução da altura da plataforma.
01	AGOSTO/2011	Alteração paredes - shaft para tubulação hidráulica e detalhamento; alteração da altura da plataforma.
Nº	DATA	DESCRIÇÃO

CONTROLE DE REVISÕES

PREFEITURA MUNICIPAL DE ROSÁRIO DO SUL
APROVADO
Rosário do Sul, 13 de Maio de 2015
Thaís Nunes
DEPARTAMENTO DE ENGENHARIA

PREFEITURA MUNICIPAL DE ROSÁRIO DO SUL
ESTADO DO RIO GRANDE DO SUL - BRASIL
SECRETARIA MUNICIPAL DE OBRAS, VIAÇÃO, TRÂNSITO E TRANSPORTE
DEPARTAMENTO DE ENGENHARIA

CRECHE PRÉ ESCOLA - FNDE - TIPO 2

Endereço: Rua Olavo Bilac - Bairro João Nunes da Silva

Responsável Técnico: Proprietário

Gleber Clairton Severo Machado
CAU: A29825-5
CPF: 610.410.170-49

Marcos Paulo Silva da Luz
Prefeito Municipal de Rosário do Sul

PROGRAMA PROINFÂNCIA - PROJETO TIPO 2			
PROJETO DE INSTALAÇÕES			
COORDENAÇÃO CGEST - Coordenação Geral de Infraestrutura Educativa	PLANTA DE ESGOTO SANITÁRIO DETALHES E PONTOS DE VENTILAÇÃO S11 AO S13 E TANQUE SÉPTICO	ESCALA R.01 R.02	FRANCHA 05/0
REVISÃO R.01 R.02	INDICADA DATA EMISSÃO JANEIRO/2011	ESCALA INDICADA	FRANCHA 05/0
FORMATO A0 (1189 x841)			